



PIANO PRIMO

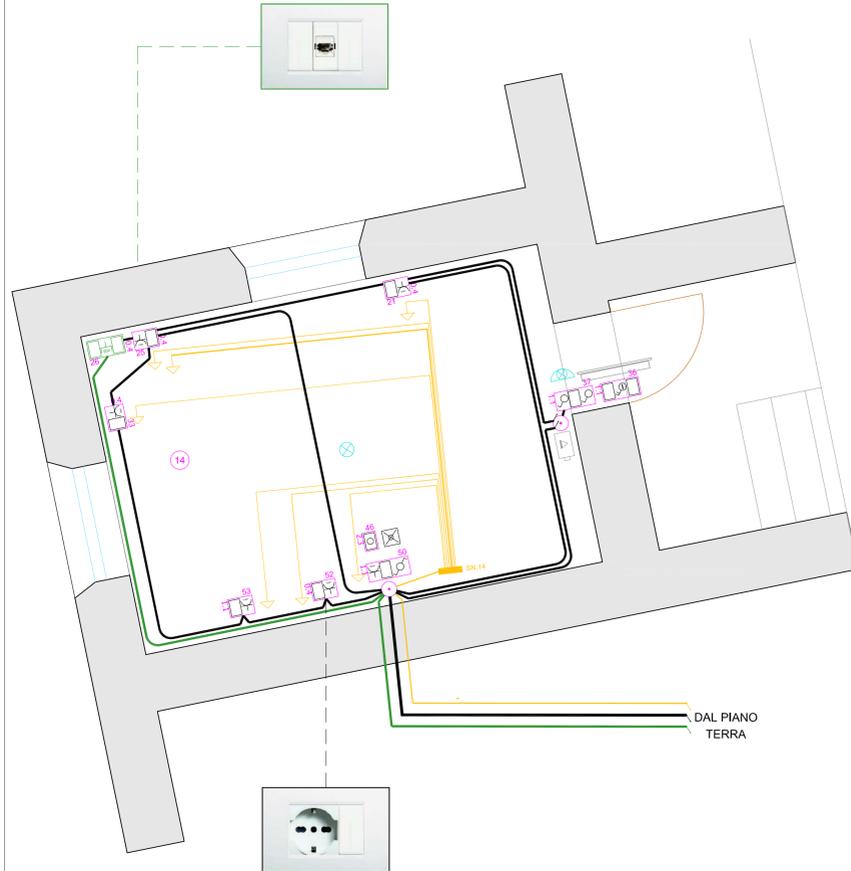

PIANO TERRA

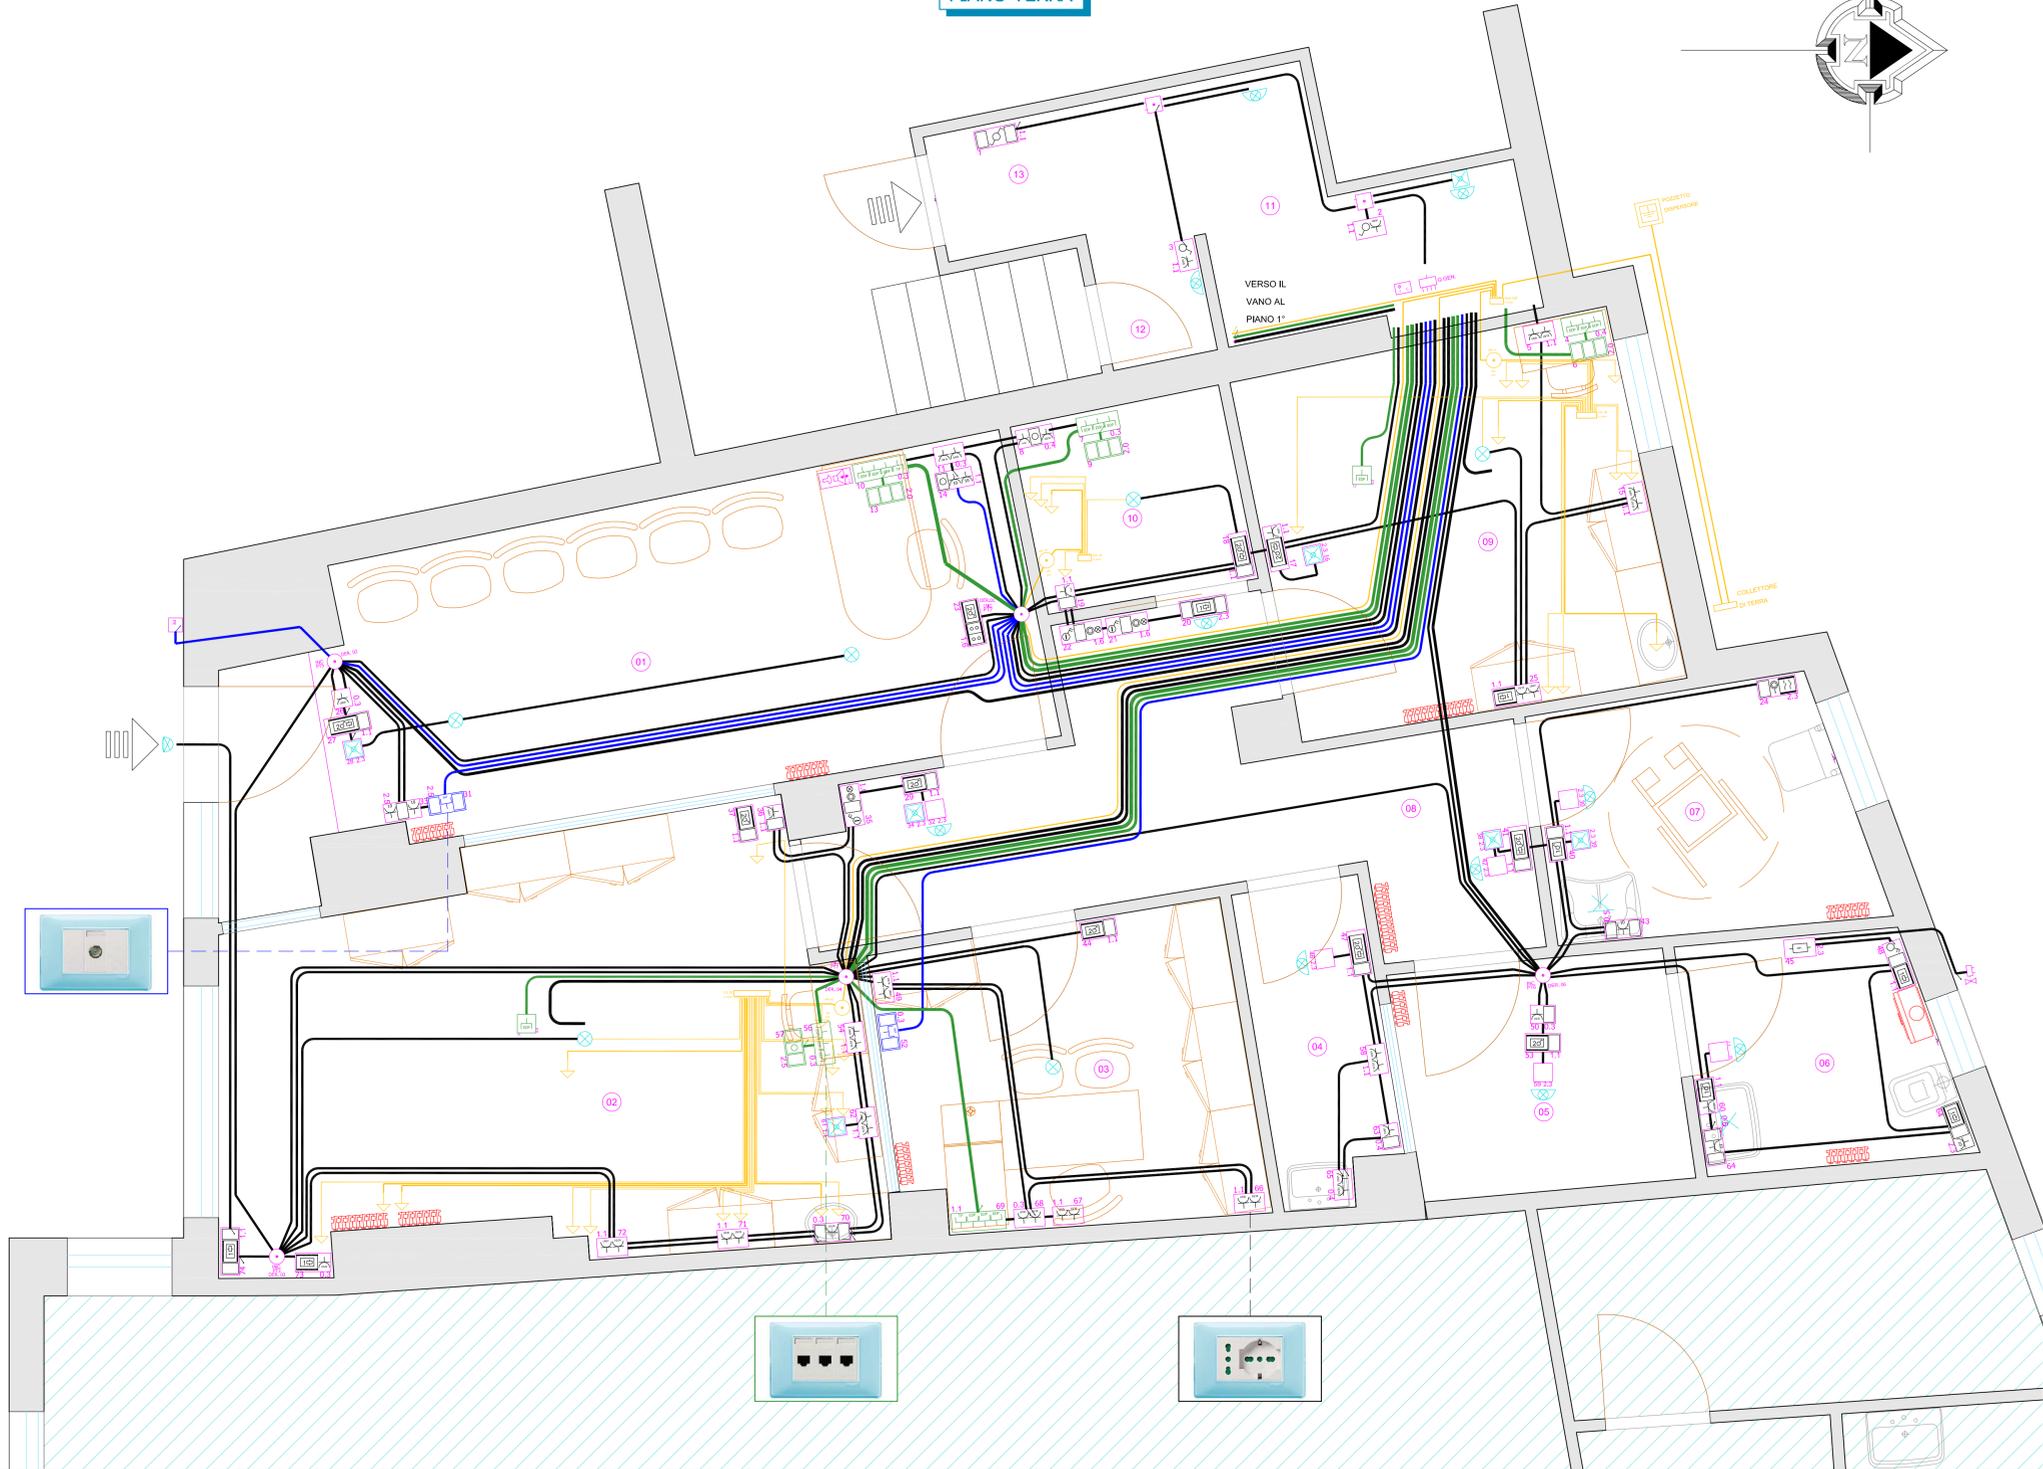

LEGENDA SIMBOLI	
☐ 1 comando doppio = 1 attuatore per sistema BUS	☐ Monitor e chiostro da interno
☐ Attuatore modulare con 1 relè sistema BUS	☐ Morsettiere nodo EQP 08 uscite
☐ Centrale di comando	☐ Morsettiere nodo EQP 12 uscite
☐ Centrale modulare con pannello di visualizzazione sistema BUS	☐ Morsettiere nodo EQP 21 uscite
☐ Centralino	☐ Nodo equipotenziale
☐ Comando doppio per sistema BUS	☐ Pannello esterno climatizzatore
☐ Comando singolo per sistema BUS	☐ Presa 2P+T 10-16A
☐ Complesso autonomo per illuminazione di sicurezza	☐ Presa 2P+T 10A
☐ Contatto magnetico	☐ Presa 2P+T 16A universale
☐ Copriforo 1 modulo	☐ Presa EDP
☐ Copriforo con passavaso	☐ Presa telefonica
☐ Corpo illuminante a parete	☐ Presa TV-SAT connettore F
☐ Corpo illuminante a soffitto	☐ Proiettore
☐ Cronotermostato	☐ Pulsante
☐ Deviatore 1P	☐ Pulsante a tirante
☐ Elettronvolvo	☐ Punto luce a parete
☐ Interfaccia ingressi e contatti sistema BUS	☐ Rivelatore gas Metano
☐ Interruttore 1P	☐ Scatola di derivazione incasso
☐ Interruttore 2P	☐ Scatola di derivazione stagna da parete con passavaso
☐ Interruttore a chiave 2P	☐ Spia
☐ Invertitore 1P	☐ Telecomando da esterno con abbinabile intercambiabile per TVCC

PROGETTO: STUDIO DENTISTICO
 DESCRIZIONE: IMPIANTO ELETTRICO
 SPECIFICA: - VISTA GLOBALE IMPIANTI -

Data	Motivo variante	Firma
30/09/2011		

Note:
 Timbro e firma

Per.Ind. Luciano Luigi BRANCHI
 Viale Eugenio Montale, 6 - 20139 Togli (BO)
 P.IVA 00764070460 - C.F. 026641604600000000

disegno n.
Allegato C.02

scala 1:25
 disegnato per.Ind. Luciano Branchi
 coordinato
 data 16/07/2011
 specificata n.
 effettuata n.