


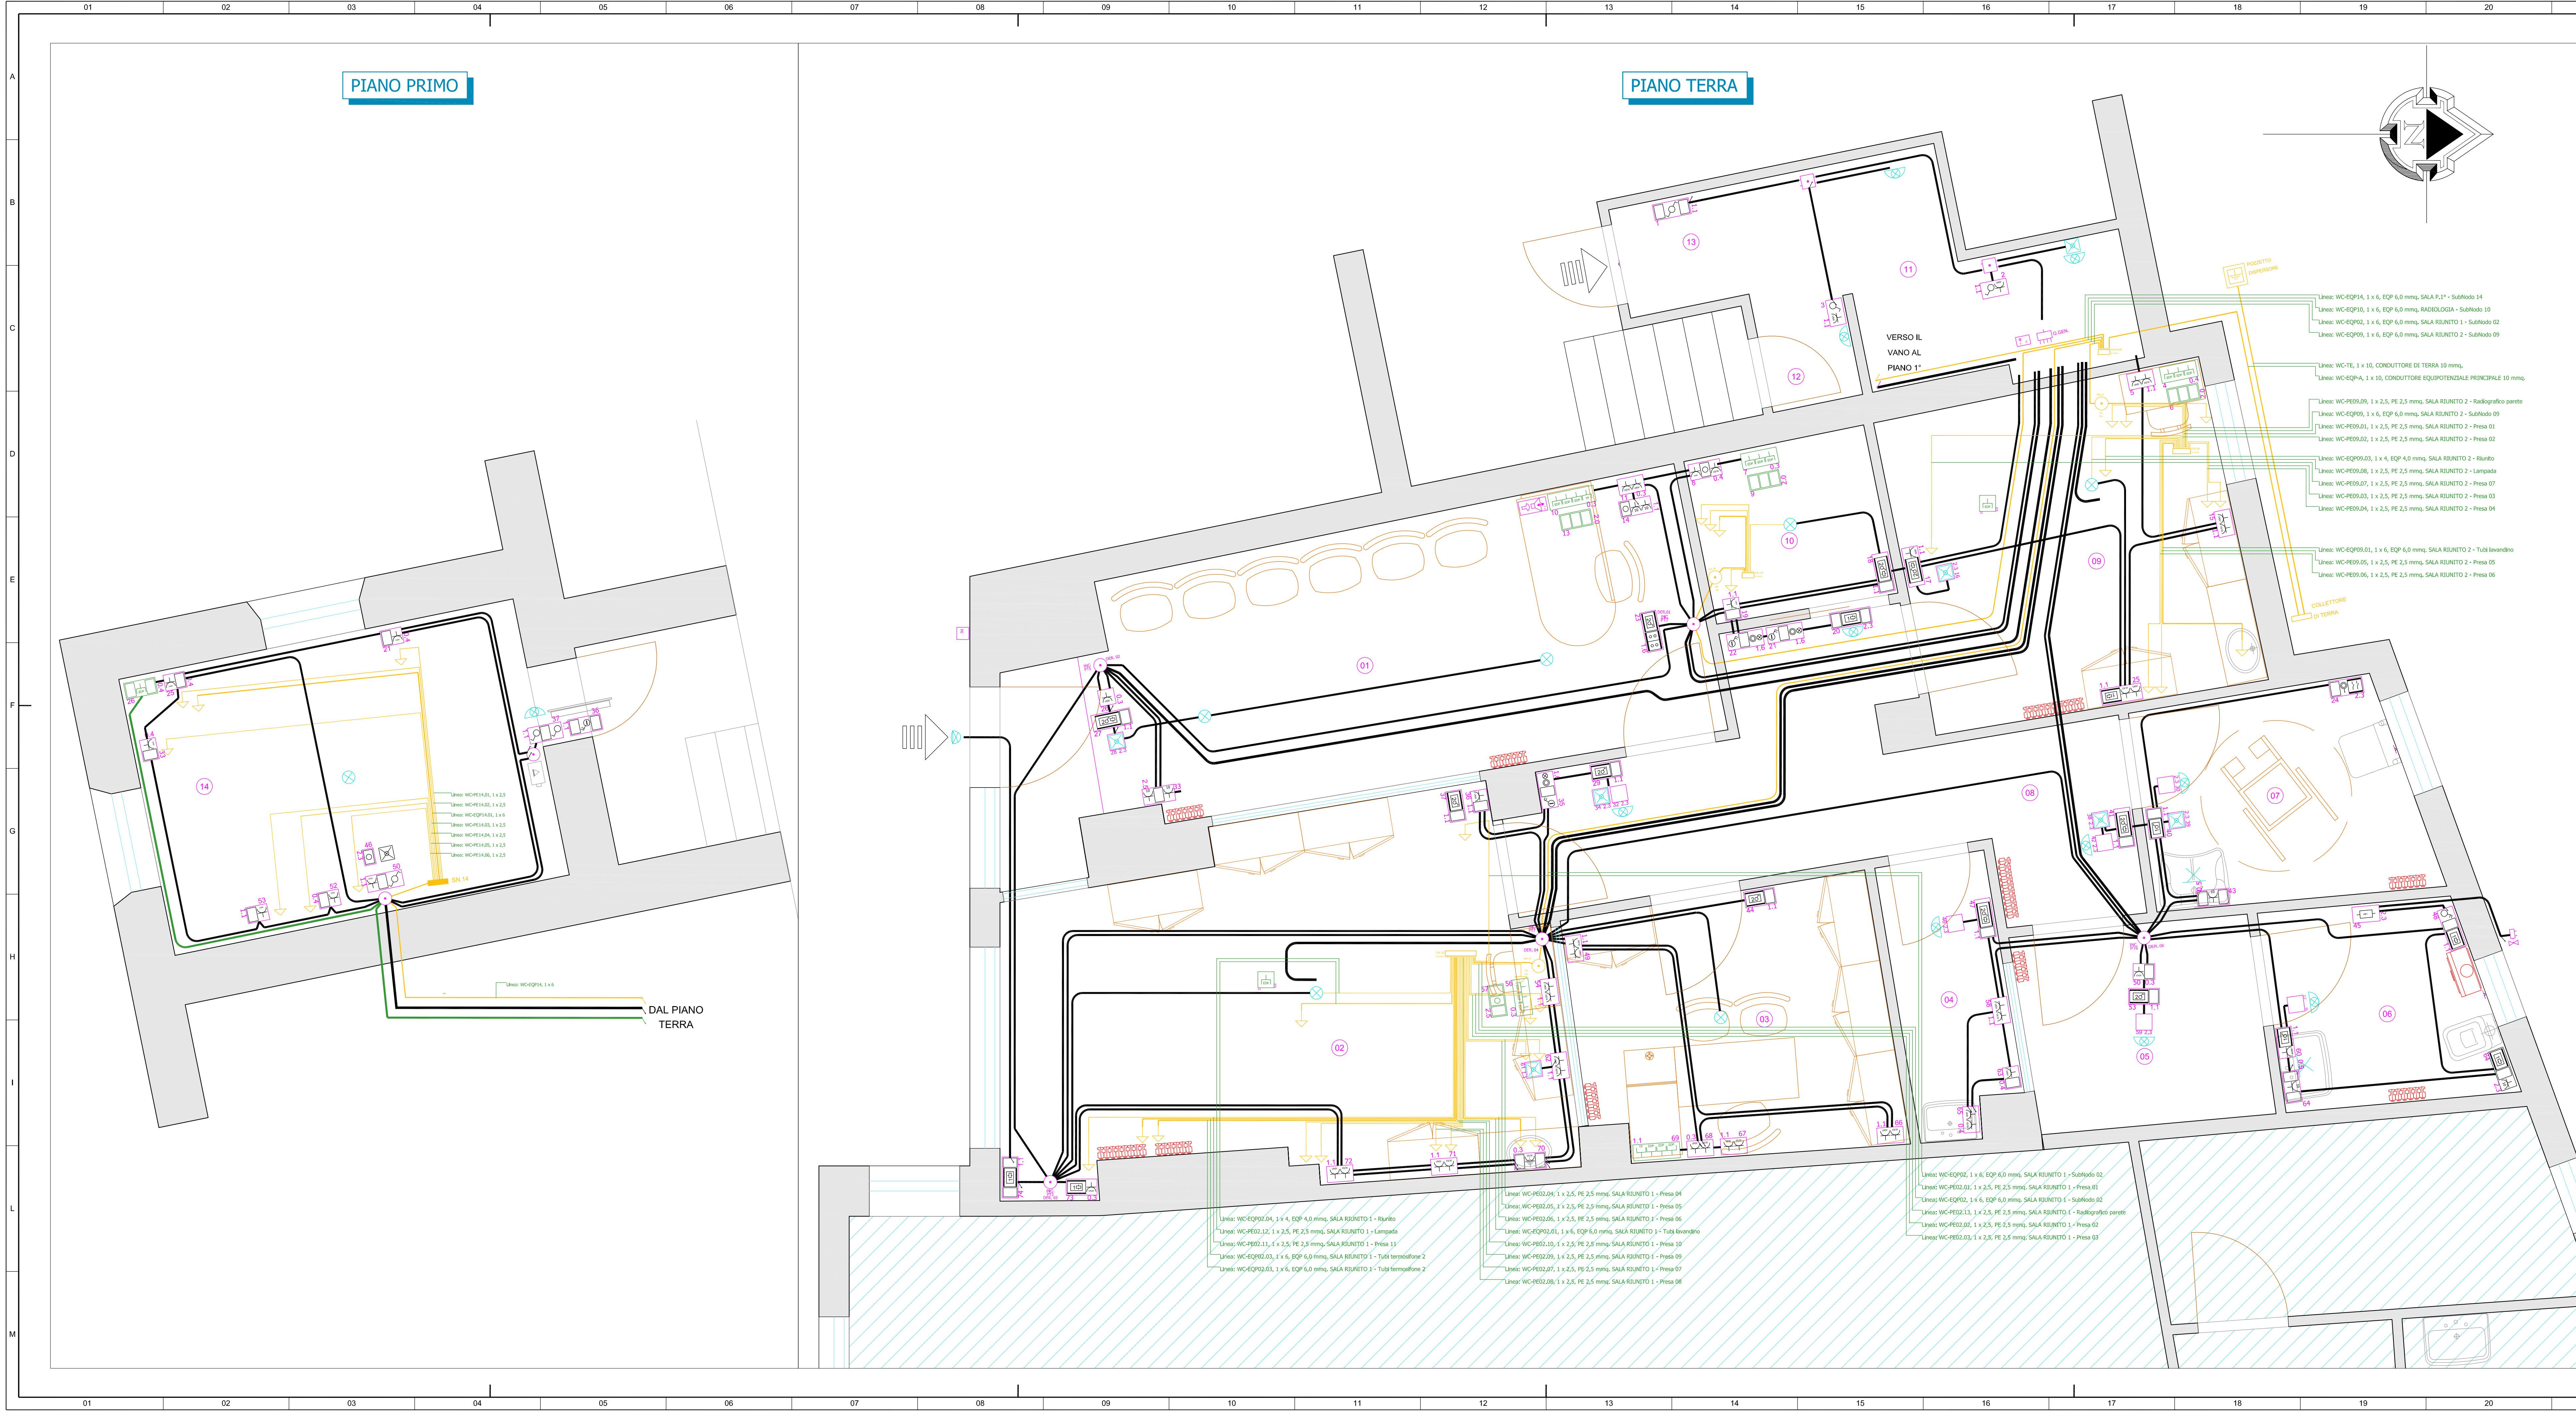

CONDUTTORI EQUIPOTENZIALI			
SIGLA	DESCRIZIONE	LUNGHEZZA	CAVO
			Formazione
WC-EQP-A	CONDUTTORE EQUIPOTENZIALE PRINCIPALE 10 mm.	4,5 m	1 x 10
WC-EQP02	EQP 6,0 mmq. SALA RIUNITO 1 - SubNodo 02	10,5 m	1 x 6
WC-EQP02.01	EQP 6,0 mmq. SALA RIUNITO 1 - Tubi lavandino	2,3 m	1 x 6
WC-EQP02.02	EQP 6,0 mmq. SALA RIUNITO 1 - Tubi lavandino 1	4,8 m	1 x 6
WC-EQP02.03	EQP 6,0 mmq. SALA RIUNITO 1 - Tubi lavandino 2	4,8 m	1 x 6
WC-EQP02.04	EQP 4,0 mmq. SALA RIUNITO 1 - Riunito	2,0 m	1 x 4
WC-EQP09	EQP 6,0 mmq. SALA RIUNITO 2 - SubNodo 09	2,0 m	1 x 6
WC-EQP09.01	EQP 6,0 mmq. SALA RIUNITO 2 - Tubi lavandino	2,9 m	1 x 6
WC-EQP09.03	EQP 4,0 mmq. SALA RIUNITO 2 - Riunito	1,0 m	1 x 4
WC-EQP10	EQP 6,0 mmq. RADIOLOGIA - SubNodo 10	7,2 m	1 x 6
WC-EQP14	EQP 6,0 mmq. SALA P1* - SubNodo 14	10,7 m	1 x 6
WC-PE02.01	PE 2,5 mmq. SALA RIUNITO 1 - Presso 01	1,8 m	1 x 2,5
WC-PE02.02	PE 2,5 mmq. SALA RIUNITO 1 - Presso 02	1,1 m	1 x 2,5
WC-PE02.03	PE 2,5 mmq. SALA RIUNITO 1 - Presso 03	1,1 m	1 x 2,5
WC-PE02.04	PE 2,5 mmq. SALA RIUNITO 1 - Presso 04	1,8 m	1 x 2,5
WC-PE02.05	PE 2,5 mmq. SALA RIUNITO 1 - Presso 05	1,4 m	1 x 2,5
WC-PE02.06	PE 2,5 mmq. SALA RIUNITO 1 - Presso 06	2,4 m	1 x 2,5
WC-PE02.07	PE 2,5 mmq. SALA RIUNITO 1 - Presso 07	1,9 m	1 x 2,5
WC-PE02.08	PE 2,5 mmq. SALA RIUNITO 1 - Presso 08	2,0 m	1 x 2,5
WC-PE02.09	PE 2,5 mmq. SALA RIUNITO 1 - Presso 09	3,2 m	1 x 2,5
WC-PE02.10	PE 2,5 mmq. SALA RIUNITO 1 - Presso 10	3,4 m	1 x 2,5
WC-PE02.11	PE 2,5 mmq. SALA RIUNITO 1 - Presso 11	5,8 m	1 x 2,5
WC-PE02.12	PE 2,5 mmq. SALA RIUNITO 1 - Lampada	1,6 m	1 x 2,5
WC-PE02.13	PE 2,5 mmq. SALA RIUNITO 1 - Radiografica parete	0,6 m	1 x 2,5
WC-PE09.01	PE 2,5 mmq. SALA RIUNITO 2 - Presso 01	1,2 m	1 x 2,5
WC-PE09.02	PE 2,5 mmq. SALA RIUNITO 2 - Presso 02	1,0 m	1 x 2,5
WC-PE09.03	PE 2,5 mmq. SALA RIUNITO 2 - Presso 03	0,9 m	1 x 2,5
WC-PE09.04	PE 2,5 mmq. SALA RIUNITO 2 - Presso 04	0,7 m	1 x 2,5
WC-PE09.05	PE 2,5 mmq. SALA RIUNITO 2 - Presso 05	2,5 m	1 x 2,5
WC-PE09.06	PE 2,5 mmq. SALA RIUNITO 2 - Presso 06	2,7 m	1 x 2,5
WC-PE09.07	PE 2,5 mmq. SALA RIUNITO 2 - Presso 07	3,6 m	1 x 2,5
WC-PE09.08	PE 2,5 mmq. SALA RIUNITO 2 - Lampada	1,4 m	1 x 2,5
WC-PE09.09	PE 2,5 mmq. SALA RIUNITO 2 - Radiografica parete	0,7 m	1 x 2,5
WC-PE10.01	PE 2,5 mmq. RADIOLOGIA - Presso 01	1,2 m	1 x 2,5
WC-PE10.02	PE 2,5 mmq. RADIOLOGIA - Presso 02	1,0 m	1 x 2,5
WC-PE10.03	PE 2,5 mmq. RADIOLOGIA - Presso 03	0,2 m	1 x 2,5
WC-PE10.04	PE 2,5 mmq. RADIOLOGIA - Lampada	0,8 m	1 x 2,5
WC-PE14.01	PE 2,5 mmq. RADIOLOGIA P1* - Presso 01	2,5 m	1 x 2,5
WC-PE14.02	PE 2,5 mmq. RADIOLOGIA P1* - Presso 02	2,1 m	1 x 2,5
WC-PE14.03	PE 2,5 mmq. RADIOLOGIA P1* - Presso 03	1,7 m	1 x 2,5
WC-PE14.04	PE 2,5 mmq. RADIOLOGIA P1* - Presso 04	0,8 m	1 x 2,5
WC-PE14.05	PE 2,5 mmq. RADIOLOGIA P1* - Presso 05	2,8 m	1 x 2,5
WC-PE14.06	PE 2,5 mmq. RADIOLOGIA P1* - Presso 06	2,1 m	1 x 2,5
WC-TE	CONDUTTORE DI TERRA 10 mmq.	3,3 m	1 x 10

LEGENDA SIMBOLI	

Questa è una copia del documento originale. L'uso delle informazioni contenute, la sua riproduzione o divulgazione, anche parziale, a terzi senza precisa autorizzazione dello scrivente, è espressamente proibita (art. 2075 c.c.).

PROGETTO: STUDIO DENTISTICO

DESCRIZIONE: IMPIANTO ELETTRICO

SPECIFICA: - IMPIANTO ELETTRICO E IMPIANTO EQUIPOTENZIALE -

Data	Motivo variante	Firma
30/09/2011		

Note:

Timbro e firma

Per.Ind. Ludano Luigi BRANCHI
Viale Eugenio Montale, 6 - 20138 Togli (BO)
P.IVA 00740701460 - C.F. BRNLU30B08209

disegno n.

Allegato C.03

scala

1:25

disegnato

per.Ind. Ludano Branchi

coordinato

data

16/07/2011

spett.le n.

effettuato n.